

Löschwasserbehälter NA III

km G 8,700

Verkehrsprojekt Deutsche Einheit Schiene Nr. 8

VDE 8.1 Ausbaustrecke Nürnberg - Ebersfeld

PFA 13 Güterzugstrecke Abzweig Kleinreuth - Eltersdorf


Umbau Strecke 5950 Nürnberg Rbf - Fürth Gbf

Neubau Strecke 5955 Abzweig Kleinreuth - Eltersdorf


4. Planänderung nach § 73 Abs. 8 VwVfG

ersetzt Antragsfassung und Planänderungen 1 bis 3


Grundriss
M 1:100

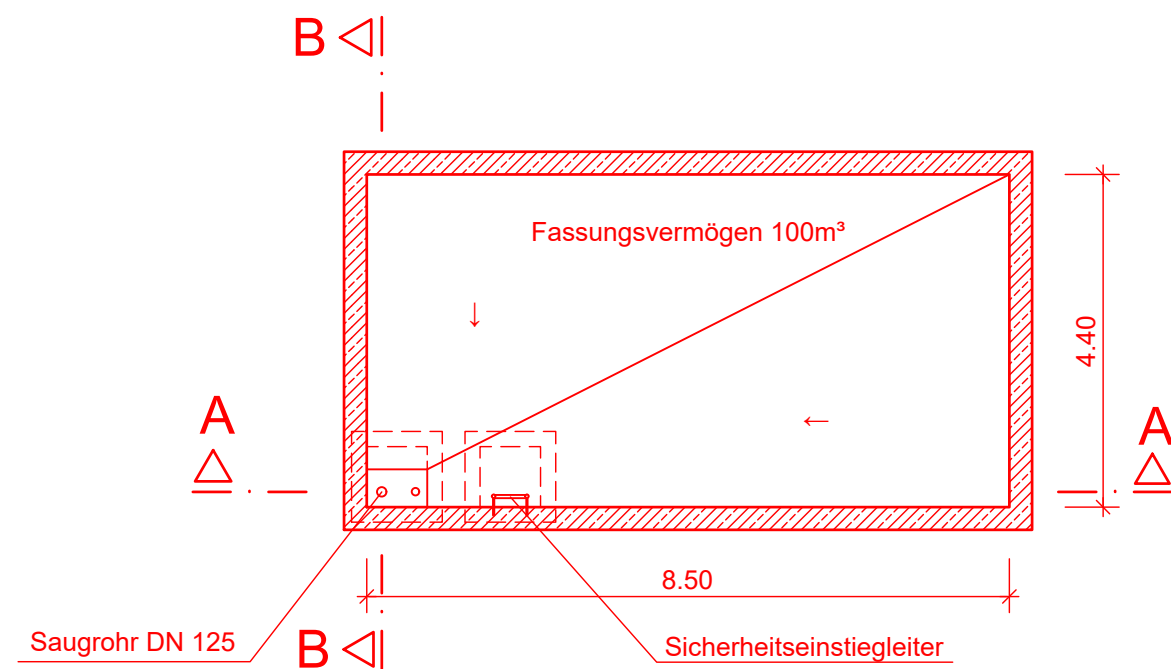

Schnitt A-A
M 1:100

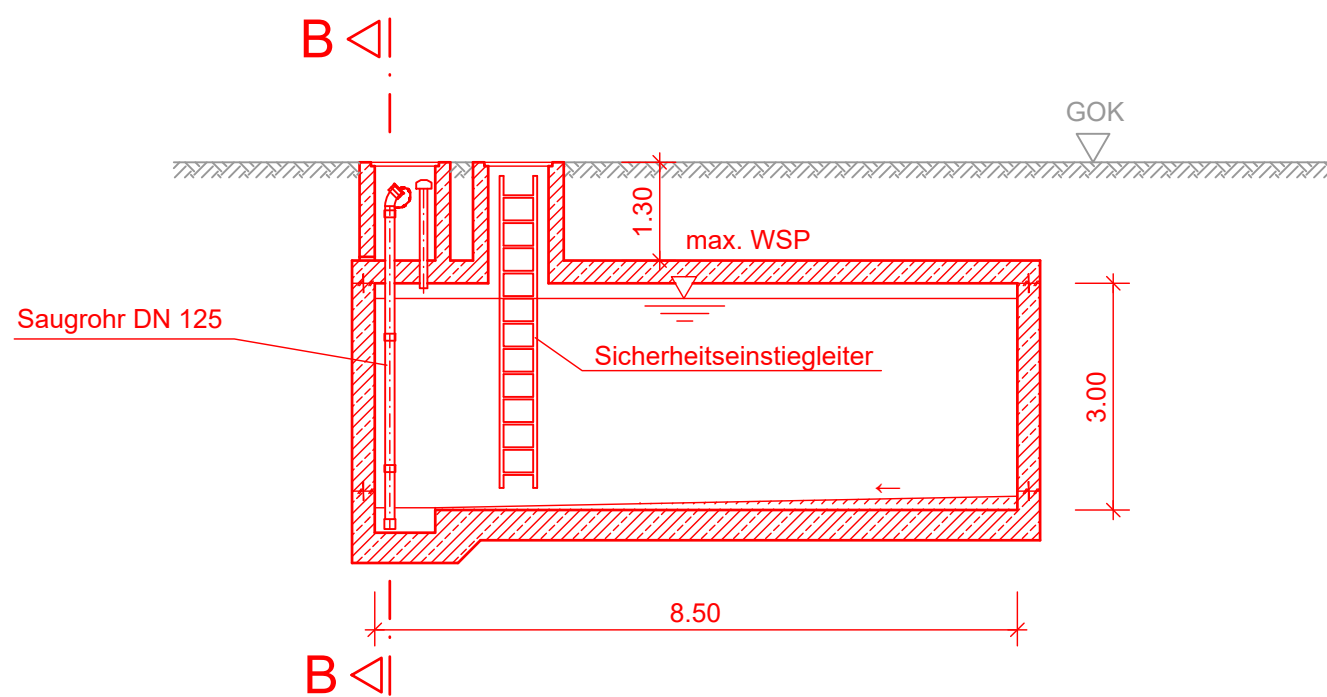

Schnitt B-B
M 1:100

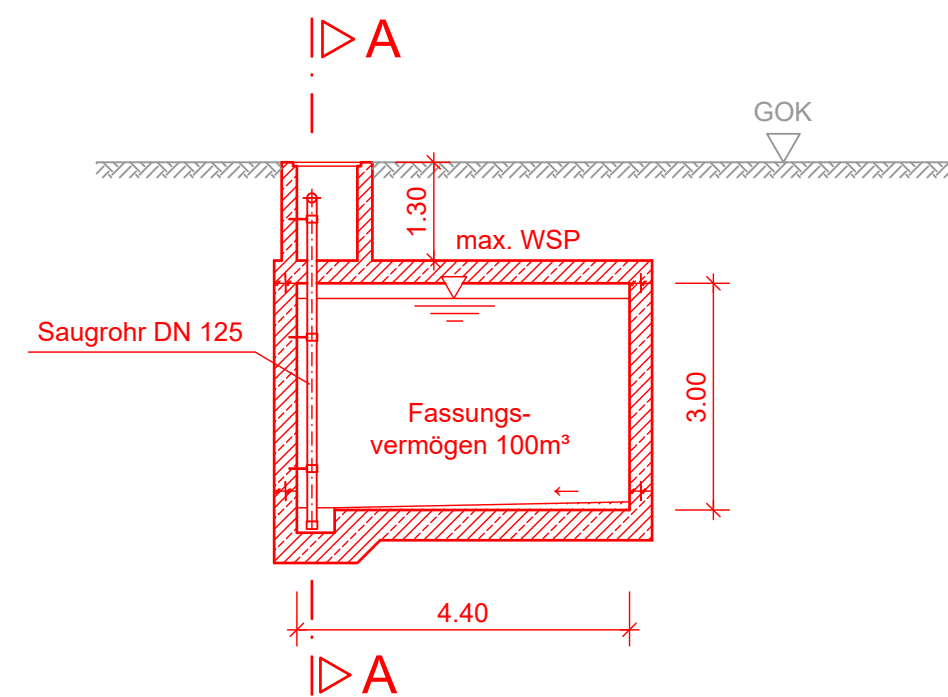

Genehmigungsvermerk Eisenbahn-Bundesamt

Übersichtsskizze

0	Antragsfassung 4. Planänderung	30.09.2020
Index	Änderungen bzw. Ergänzungen	Planungsstand

Genehmigungsplanung: Unterlage für eine Entscheidung nach § 18 AEG

Vorhabenträger:			Planzeichen-Nr.:	
DB NETZE DB Netz AG Sandstraße 38-40 90443 Nürnberg	DB NETZE DB Station & Service AG Bahnhofplatz 9 90443 Nürnberg	DB NETZE DB Energie GmbH Sandstraße 38-40 90443 Nürnberg	Projekt-Nr.:	17533
			Datum	Name
			gez.	05/2020 Komaromi
			bearb.	05/2020 Aßmann
			gepr.	08/2020 Dietrich

Vertreter der Vorhabenträger:	Planverfasser:	Höhensystem:
DB NETZE DB Netz AG Großprojekt VDE 8 Äußere Cramer-Klett-Straße 90489 Nürnberg Nürnberg, 30.09.2020	OBERMEYER PLANEN + BERATEN GmbH PLANUNGSGESELLSCHAFT FÜR BAU, UMWELT, VERKEHR UND TECHNISCHE AUSRÜSTUNG Burgschmietstr. 2-4 90419 Nürnberg Nürnberg, 30.09.2020	DHHN 92
		Koordinatensystem:
		DHDN
		Ursprungsplan:
		Blattgröße: 1074 x 594
		Maßstab: 1 : 100

Planart: **Bauwerksplan**

Planinhalt: **Löschwasserbehälter NA III**
km G 8,700